


飯豊町GIGAスクール校内通信ネットワーク整備業務 配置図 【学校名:第一小学校】

令和 2 年度

施設の配置図	縮尺	1/1200 (A4)	校名	第一小学校	調査番号	(都道府県)	(市町村)	(学校)	整理番号
						06	403	0555	

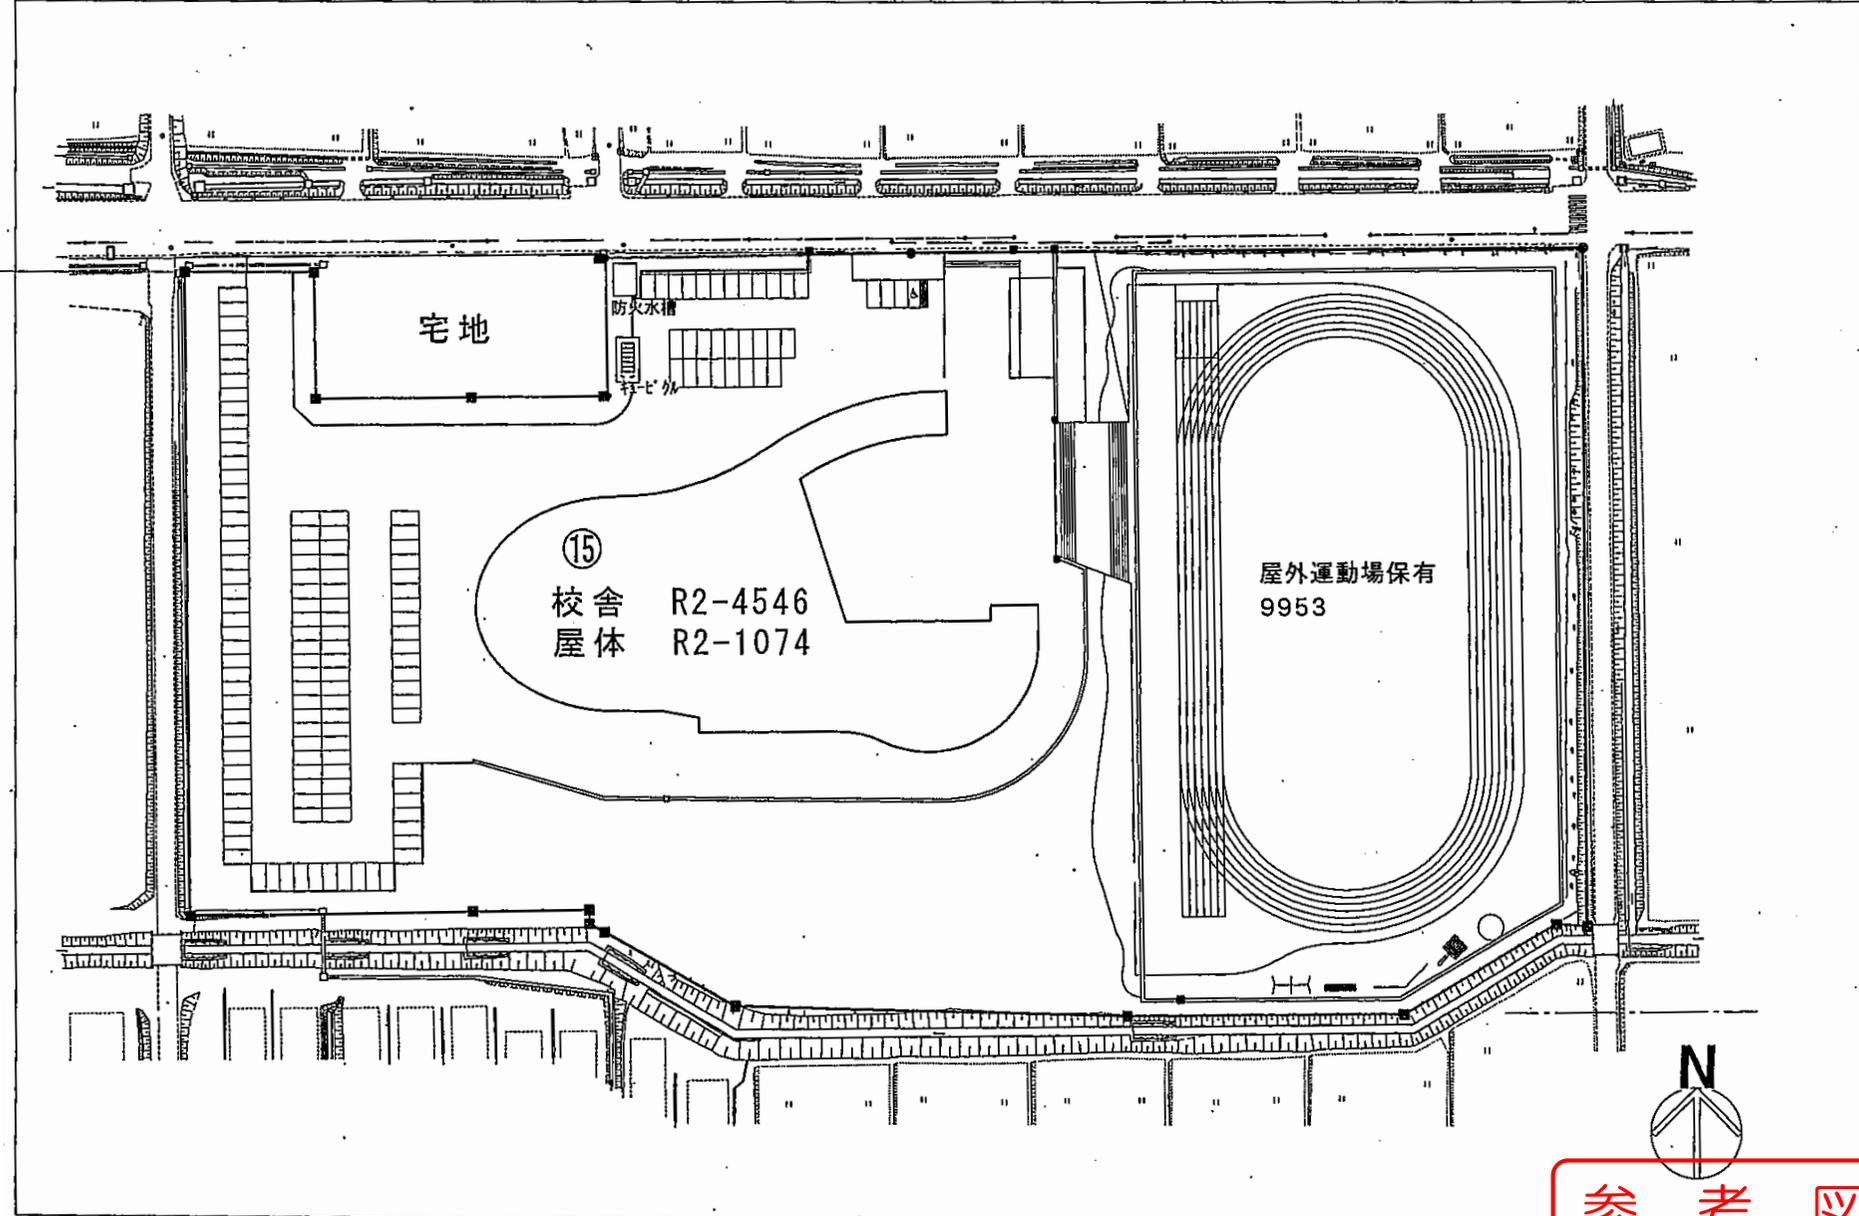


参考図

飯豊町GIGAスクール校内通信ネットワーク整備業務 配置図 【学校名: 第二小学校】

令和 2 年度

施設の配置図	縮尺 1/1000	学校名 第二小学校	調査番号	校舎(棟)	教室(1)	教室(2)	設置番号 02-03
			06	403	0542		

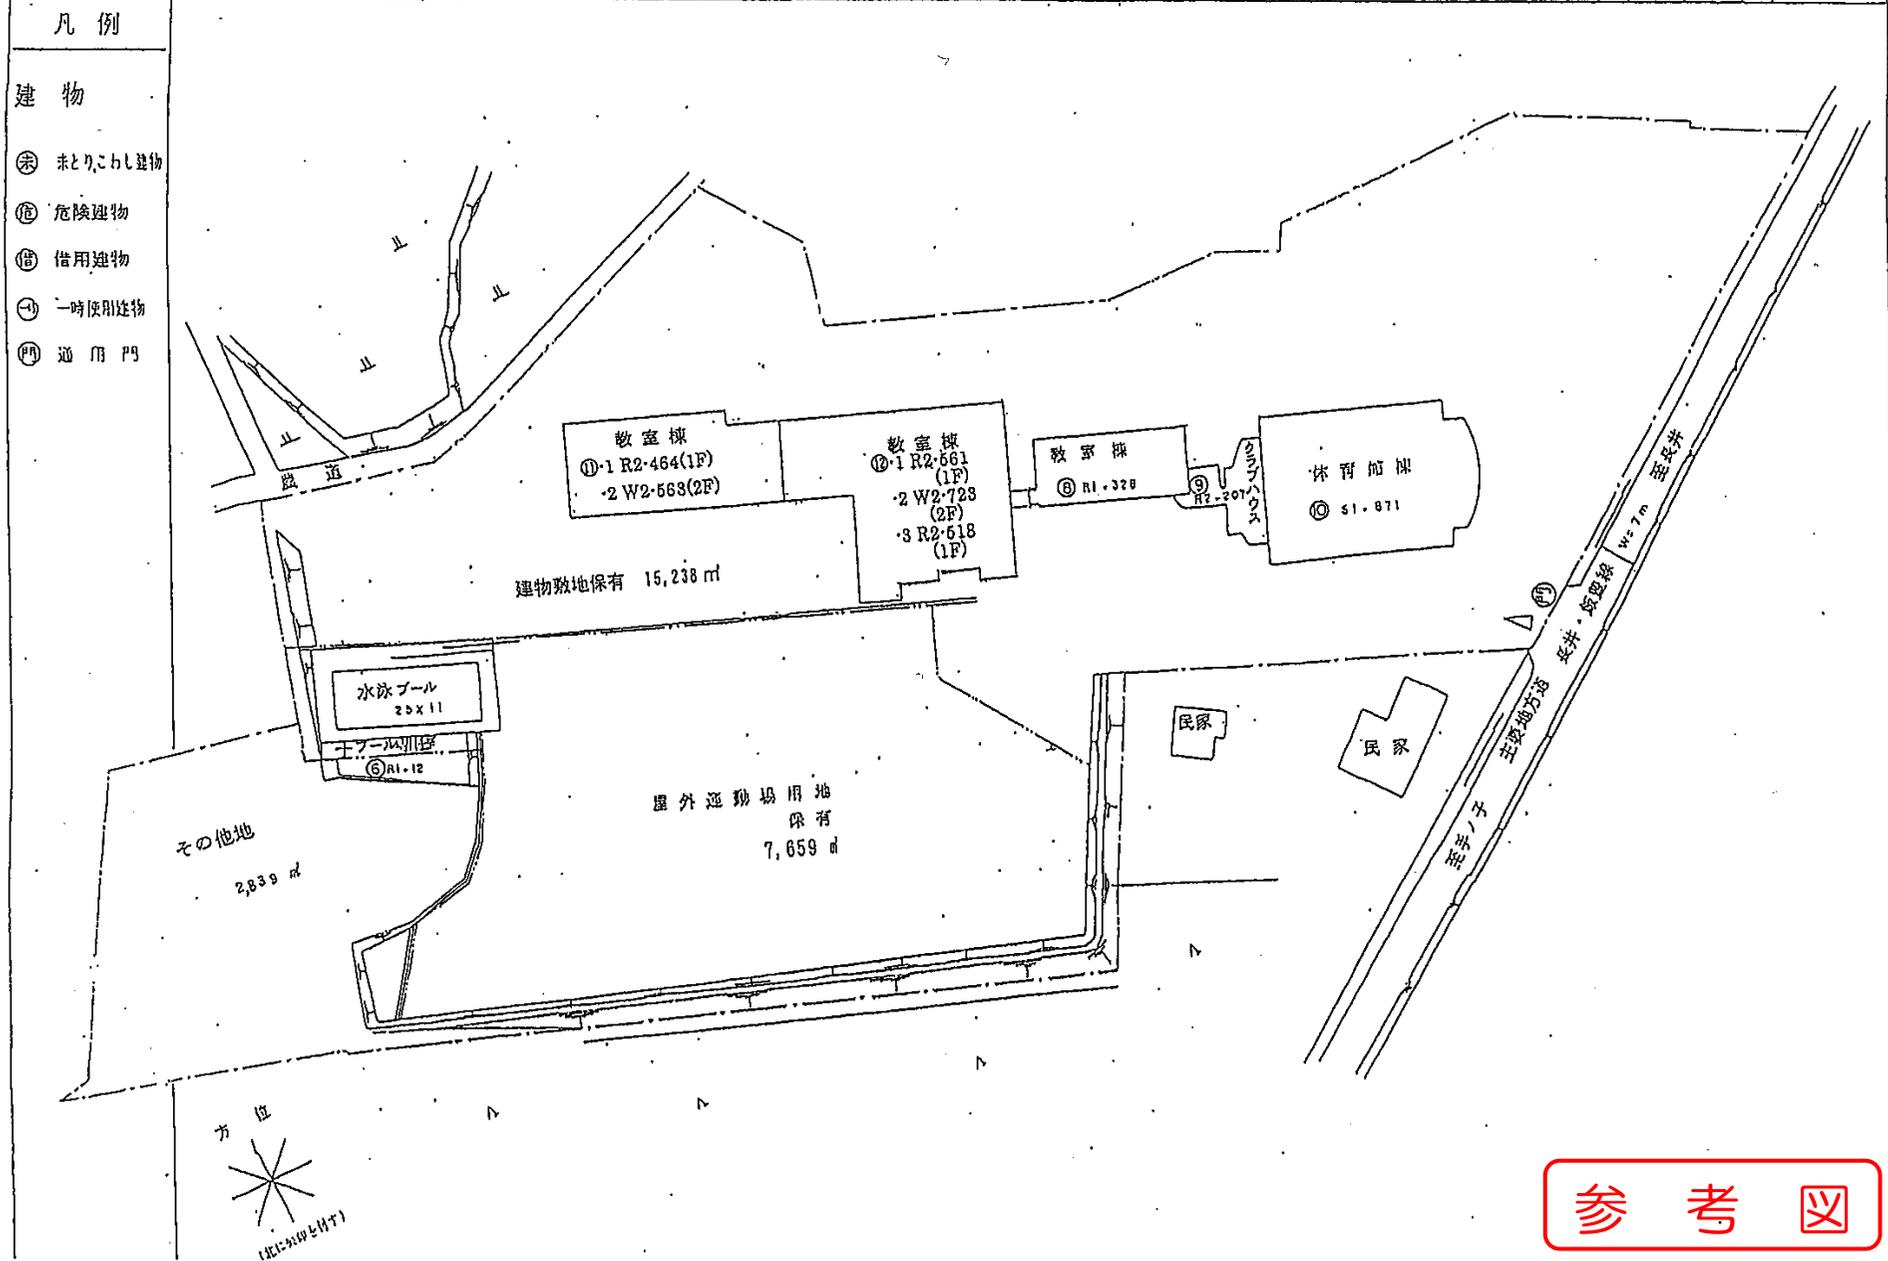


参考図

飯豊町GIGAスクール校内通信ネットワーク整備業務 平面図 【学校名:第二小学校】NO.1

令和 2 年度

平面図 縮尺 1/400 (B4) 学校名 第二小学校 校種 小学校 校種番号 0293

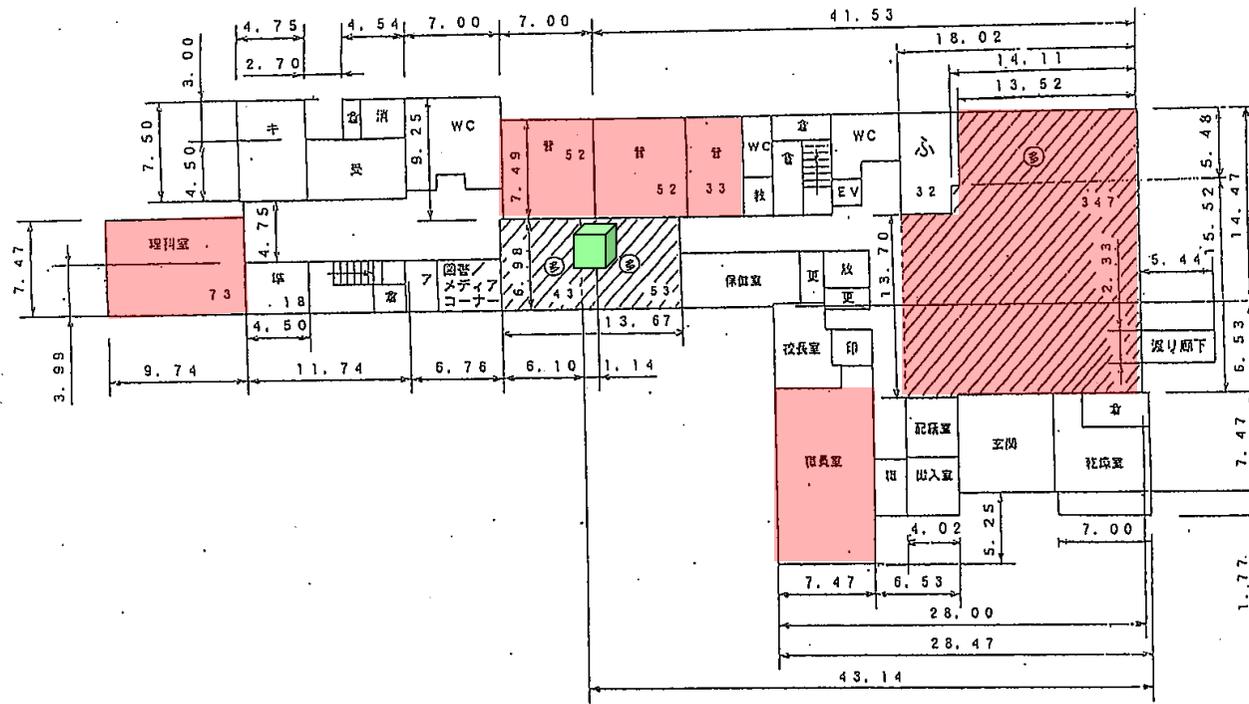

凡 例	
印	印刷室
更	更衣室
放	放送室
普	普通教室
準	特別教室準備室
消	消火ポンプ室
キ	キュービクル置場
教	教材庫
受	受水槽室
職	職員玄関
多	多目的スペース
倉	倉庫
ア	アルコーブ
ふ	ふれあい教室

1階平面図


	タブレット利用エリア
	充電保管庫

参 考 図

飯豊町GIGAスクール校内通信ネットワーク整備業務 平面図 【学校名: 第二小学校】NO.2

令和 2 年度

平面図	縮尺	1/400 (B4)	校名	第二小学校	綱鑑番号	(地区)	(市町村)	(学校)	校地番号
					06	40	30	54	20293

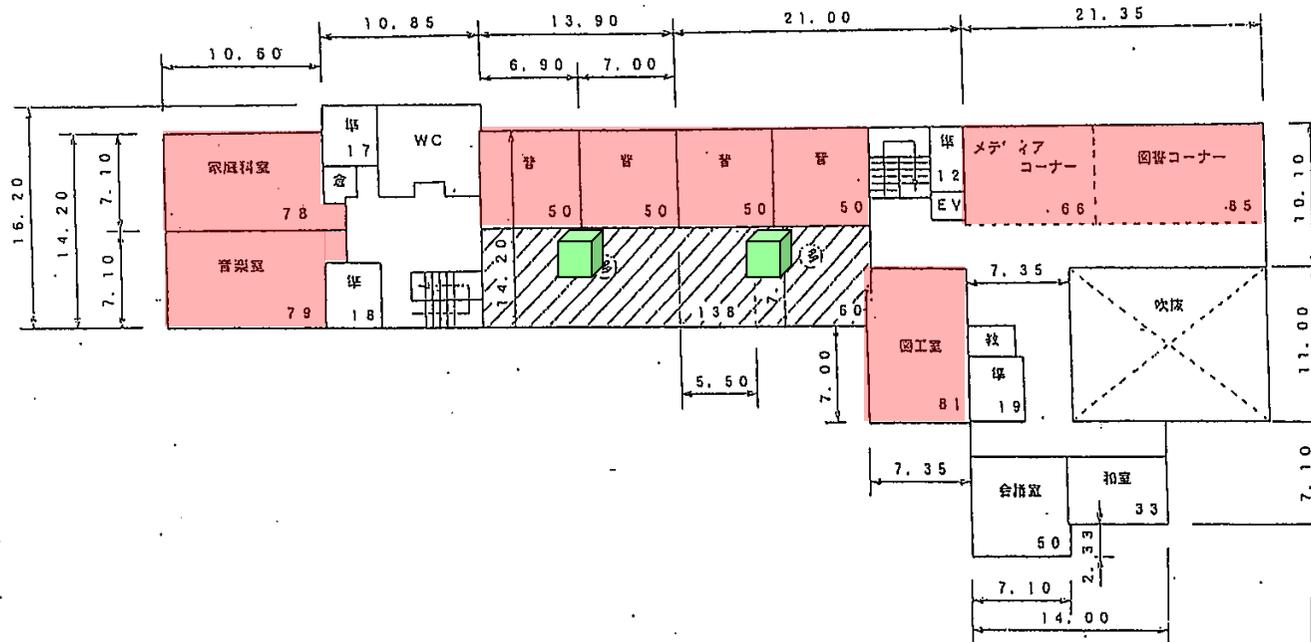

凡 例	
印	: 印刷室
更	: 更衣室
放	: 放送室
普	: 普通教室
準	: 特別教室準備室
消	: 消火ポンプ室
キ	: キュービクル置場
教	: 教材庫
受	: 受水槽室
職	: 職員玄関
多	: 多目的スペース
倉	: 倉庫
ア	: アルコーブ
ふ	: ふれあい教室

	タブレット利用エリア
	充電保管庫

2階平面図



参 考 図

飯豊町GIGAスクール校内通信ネットワーク整備業務 平面図 【学校名:第二小学校】NO.3

令和 2 年度

平面図 縮尺 1/500 (B4) 第二小学校 校務番号 0164030542 管理番号 0293

- 凡例
- ⊙ 多目的ホール
 - WC 便所
 - ⊕ 更衣室
 - ⊖ 指導員室
 - Ⓜ ミーティングルーム

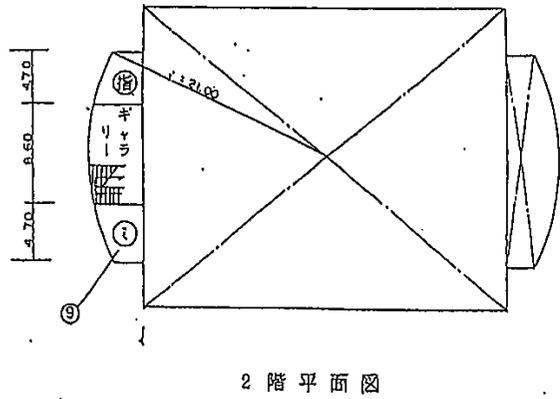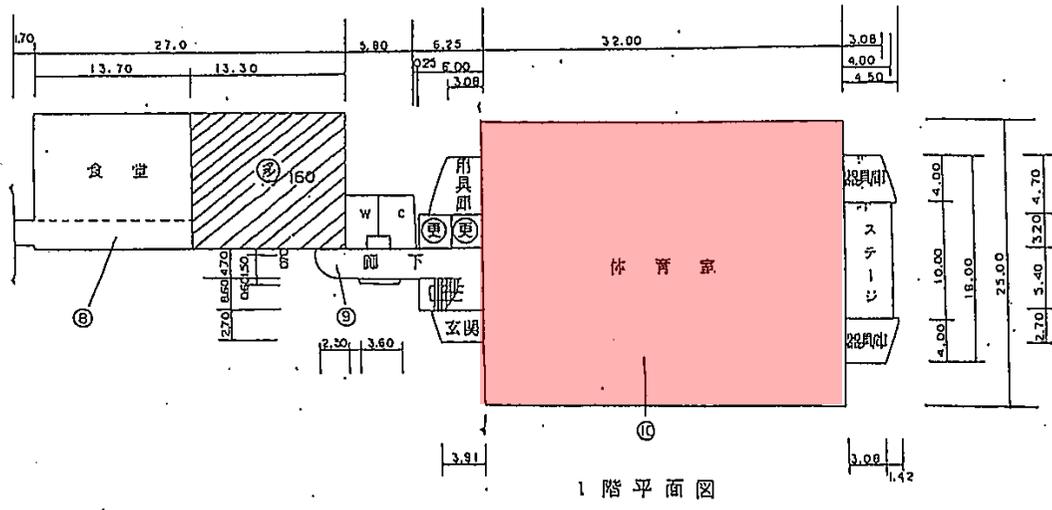

タブレット利用エリア (Tablet Usage Area) - Indicated by a red shaded area.

充電保管庫 (Charging Storage Cabinet) - Indicated by a green cube icon.



参考図 (Reference Diagram)

飯豊町GIGAスクール校内通信ネットワーク整備業務 配置図 【学校名:手ノ子小学校】

令和 2 年度

施設の配設図	縮尺	1/1000 (B4)	手ノ子小学校	設置番号	064030543	経度番号	0294
				(緯度)		(経度)	

 - 凡例
- 建 物
- ㊦ 未とりこわし建物
 - ㊧ 危険建物
 - ㊨ 借用建物
 - ㊩ 一時使用建物

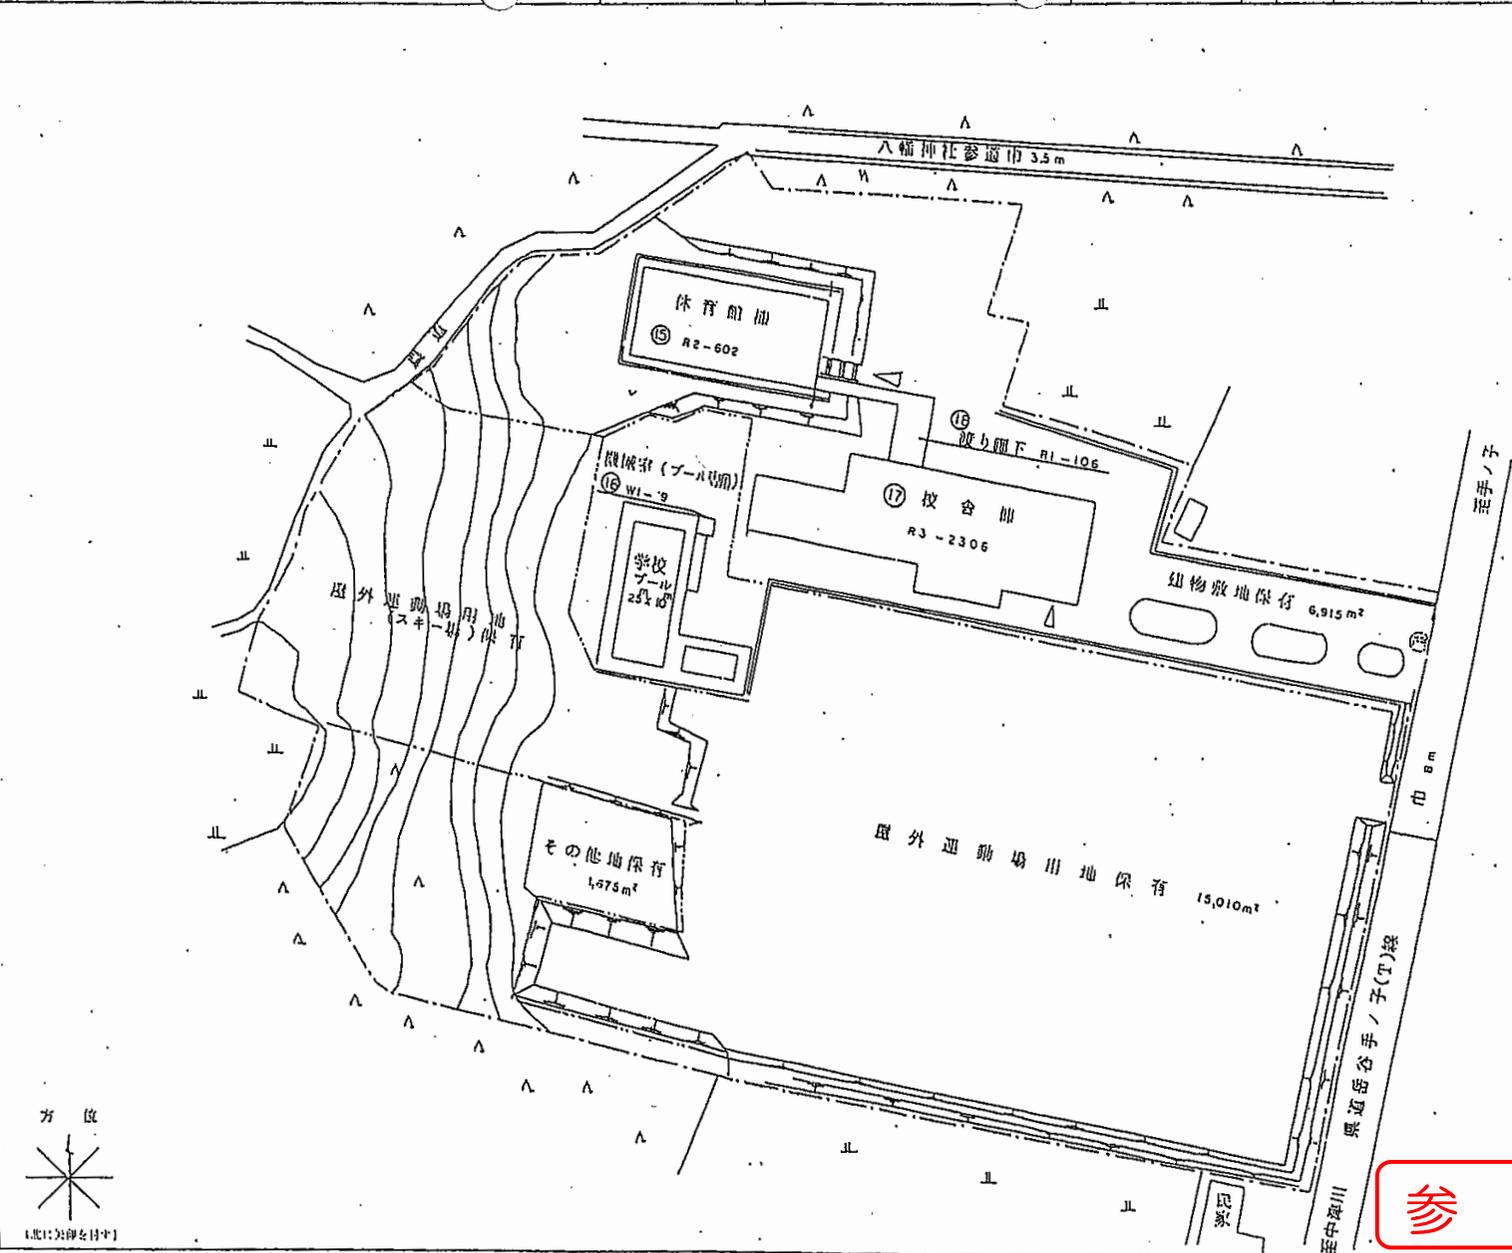

参考図

飯豊町GIGAスクール校内通信ネットワーク整備業務 平面図 【学校名:手ノ子小学校】NO.1


令和 2 年度

平面図



手ノ子小学校

期別	(R2)H1	(R2)H2	(R2)H3	(R2)H4	(R2)H5	整理番号
06	40	30	54	3		0294

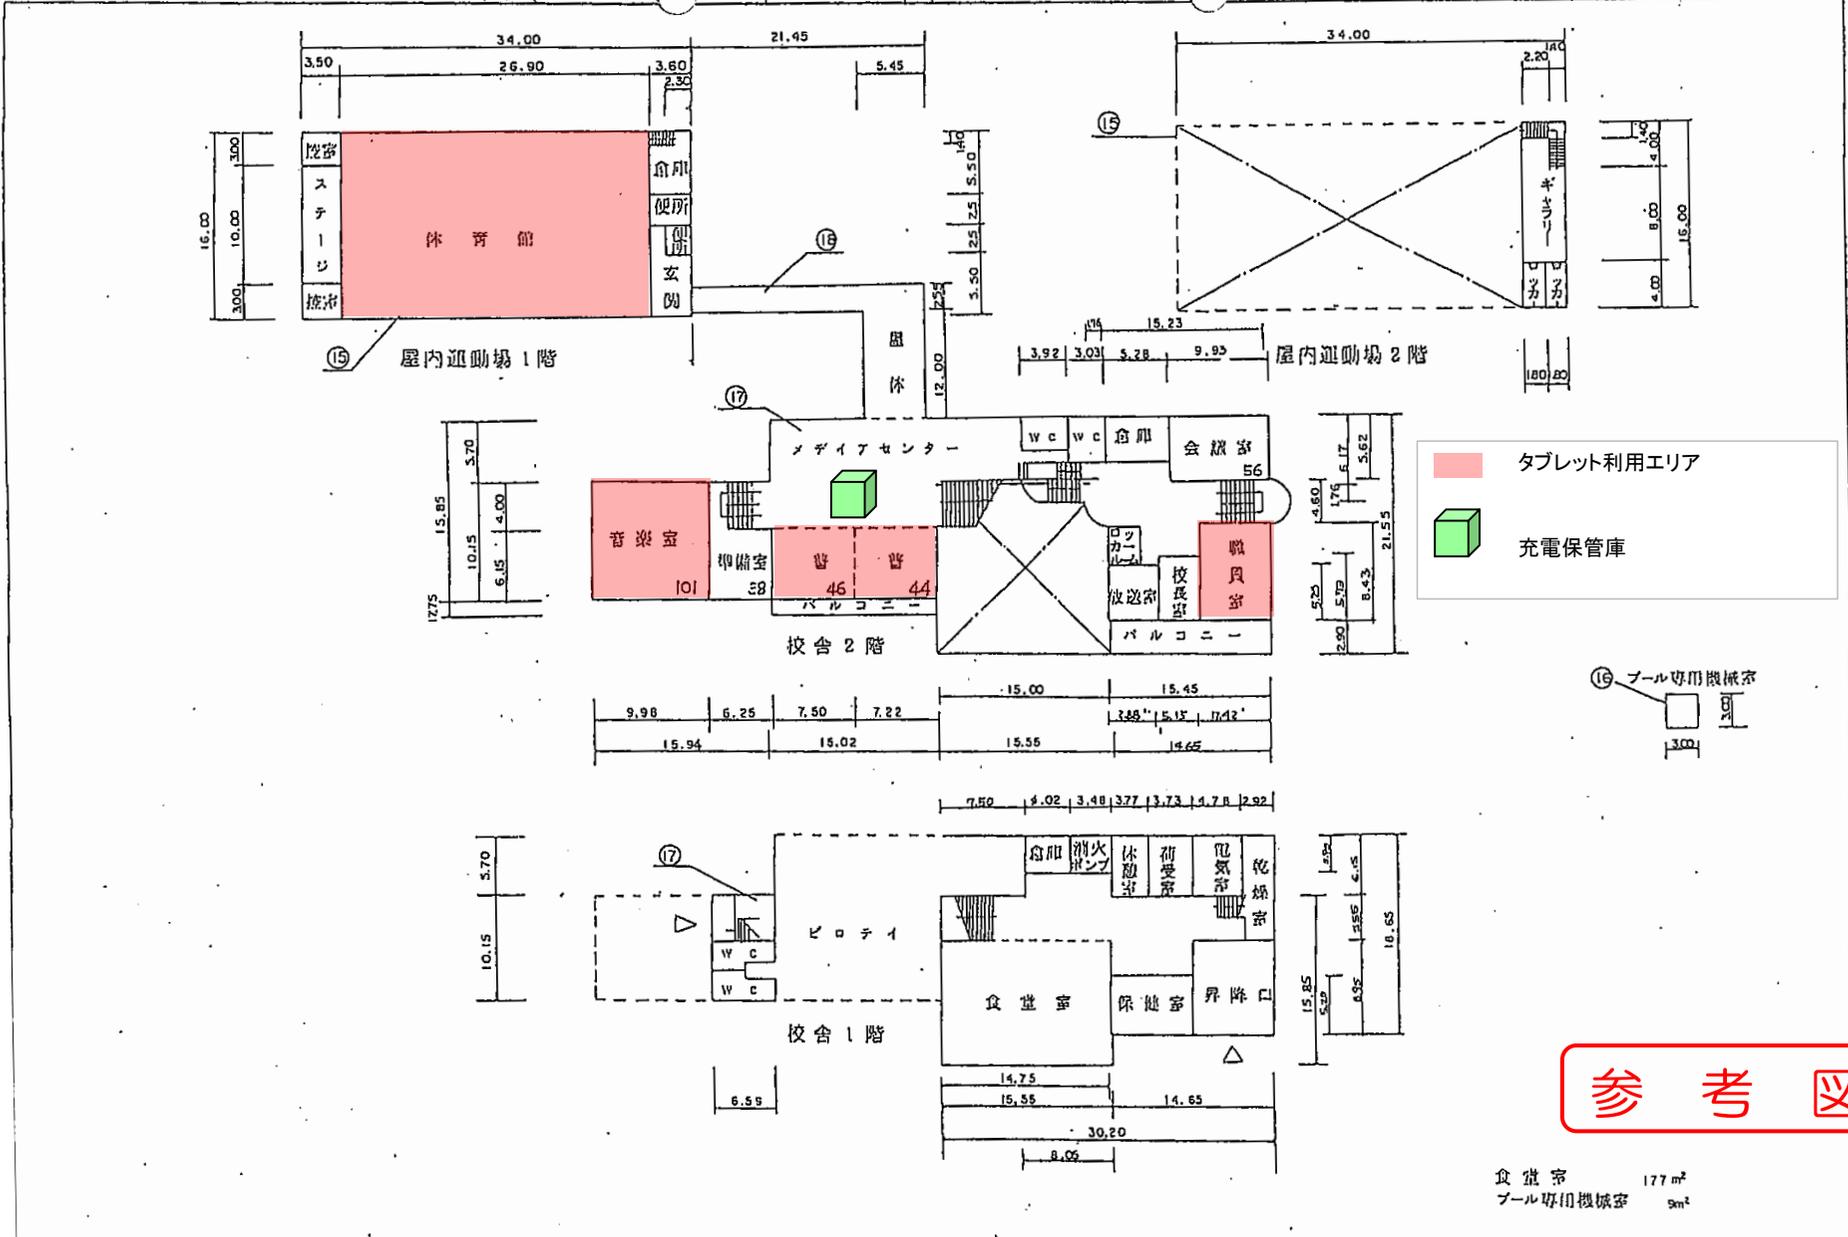

参考図

食堂室 177㎡
プール専用機械室 9㎡

飯豊町GIGAスクール校内通信ネットワーク整備業務 平面図 【学校名:手ノ子小学校】NO.2

令和 2 年度

平面図


縮尺

1/500

手ノ子小学校

児童数	064030543	管理番号	0294
-----	-----------	------	------

タブレット利用エリア
 充電保管庫

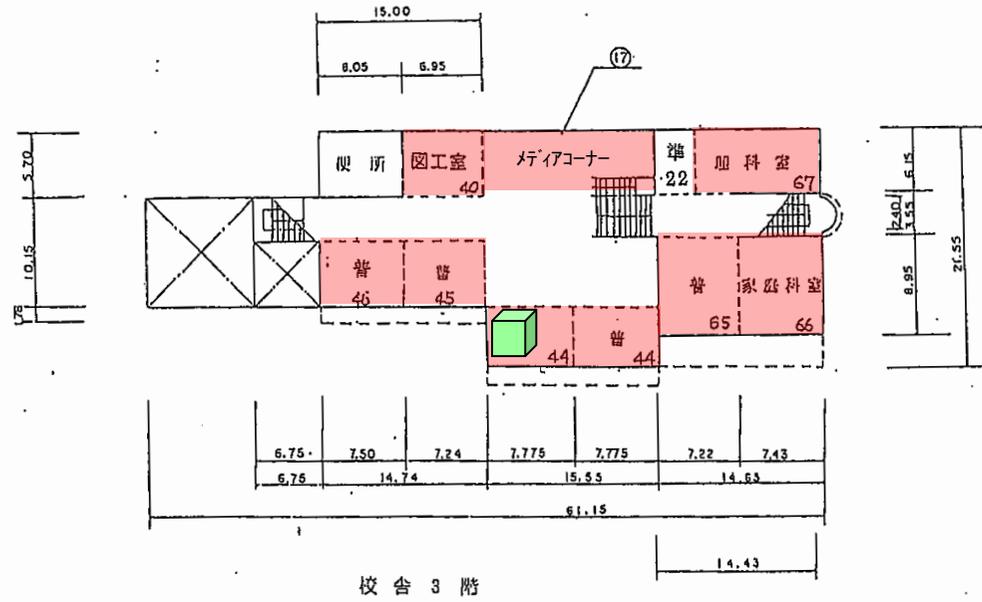


参 考 図

飯豊町GIGAスクール校内通信ネットワーク整備業務 配置図 【学校名:添川小学校】

令和 2 年度

施設の配置図	縮尺	1/1000 (B4)	添川小学校	[町域別]			[市町村]			[学校]			管理番号
				06	40	30	05	46	0295				

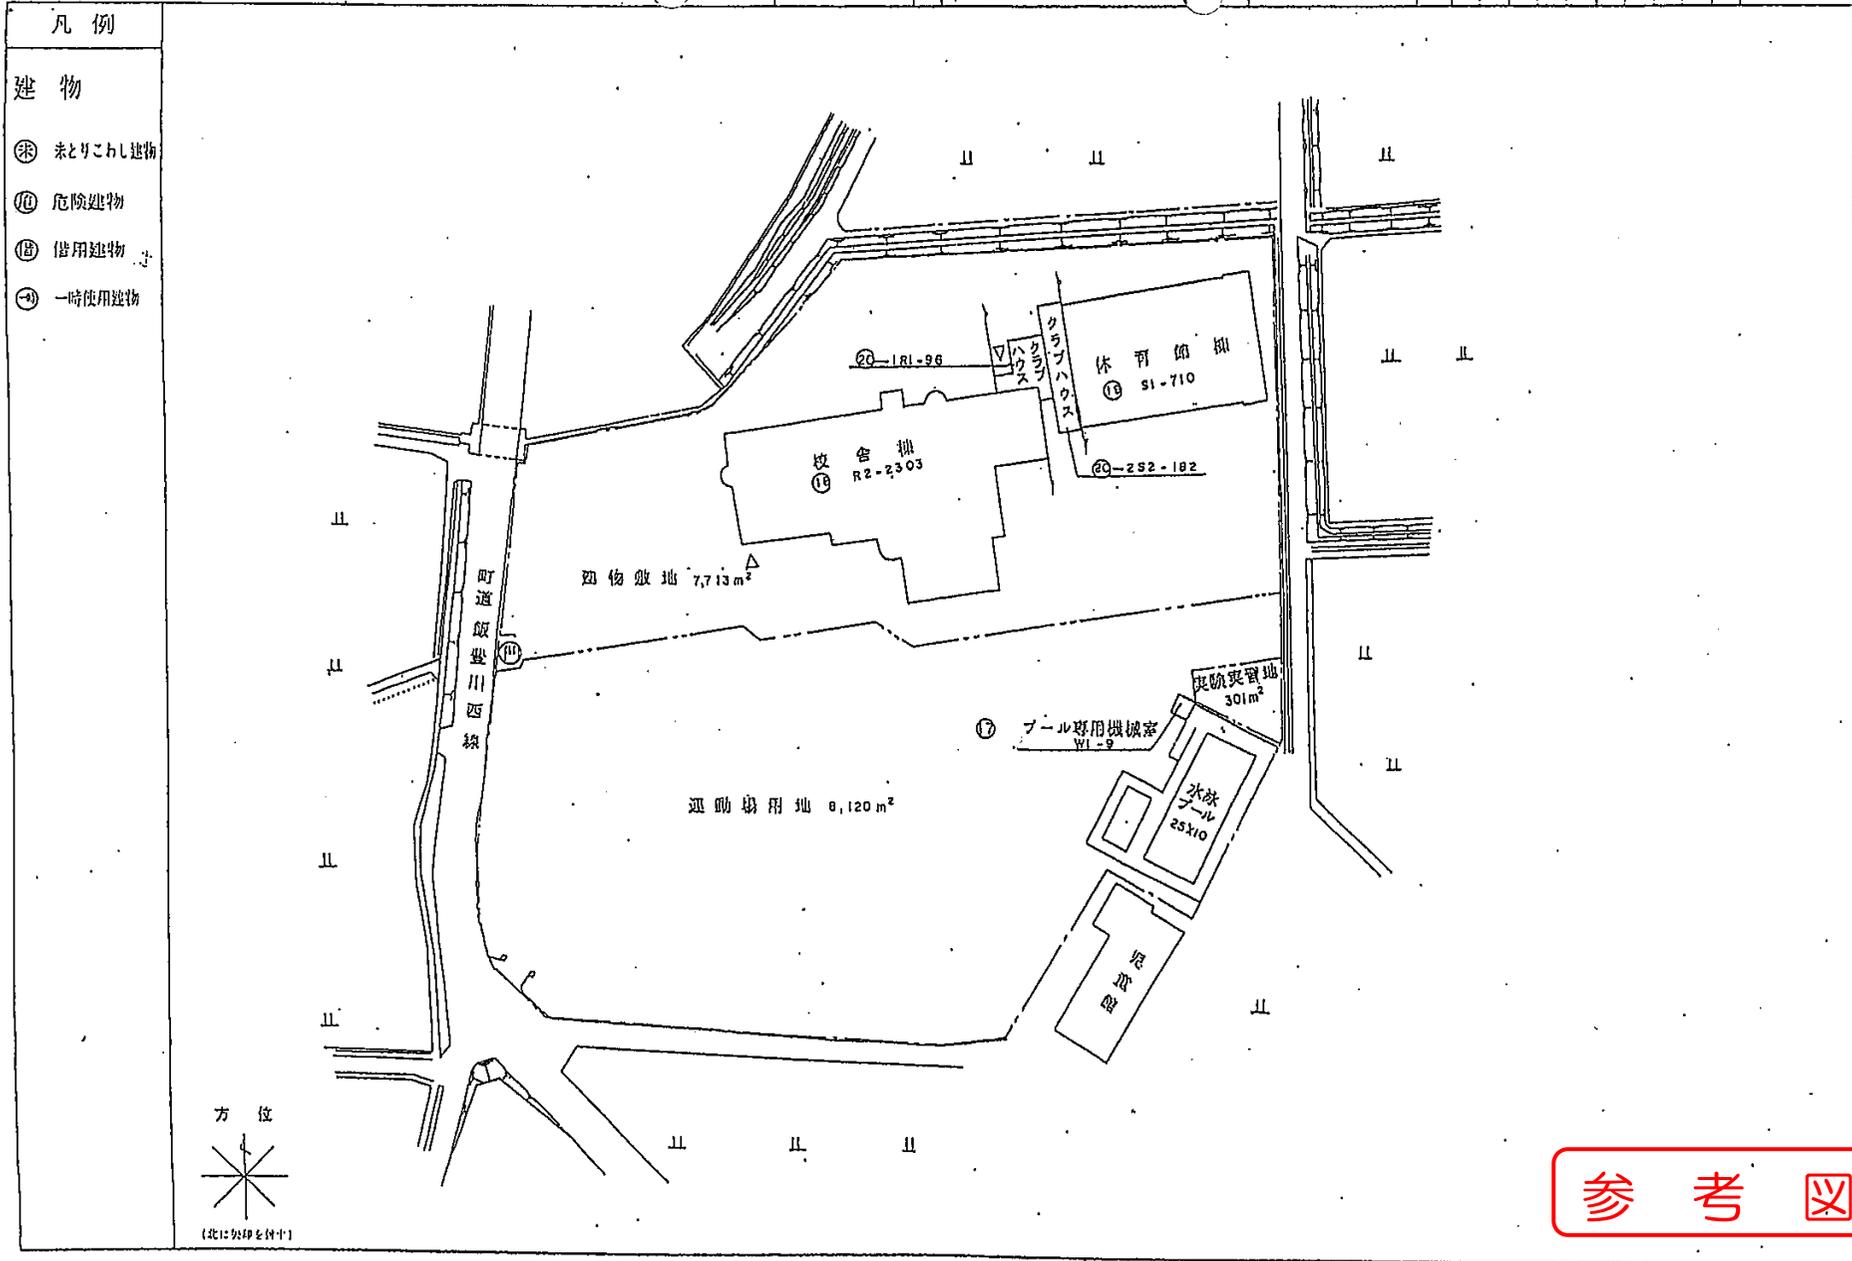


参 考 図

飯豊町GIGAスクール校内通信ネットワーク整備業務 平面図 【学校名:添川小学校】

令和 2 年度

平面図 縮尺 1/500 (B4) 添川小学校 調査番号 064030546 整理番号 0295

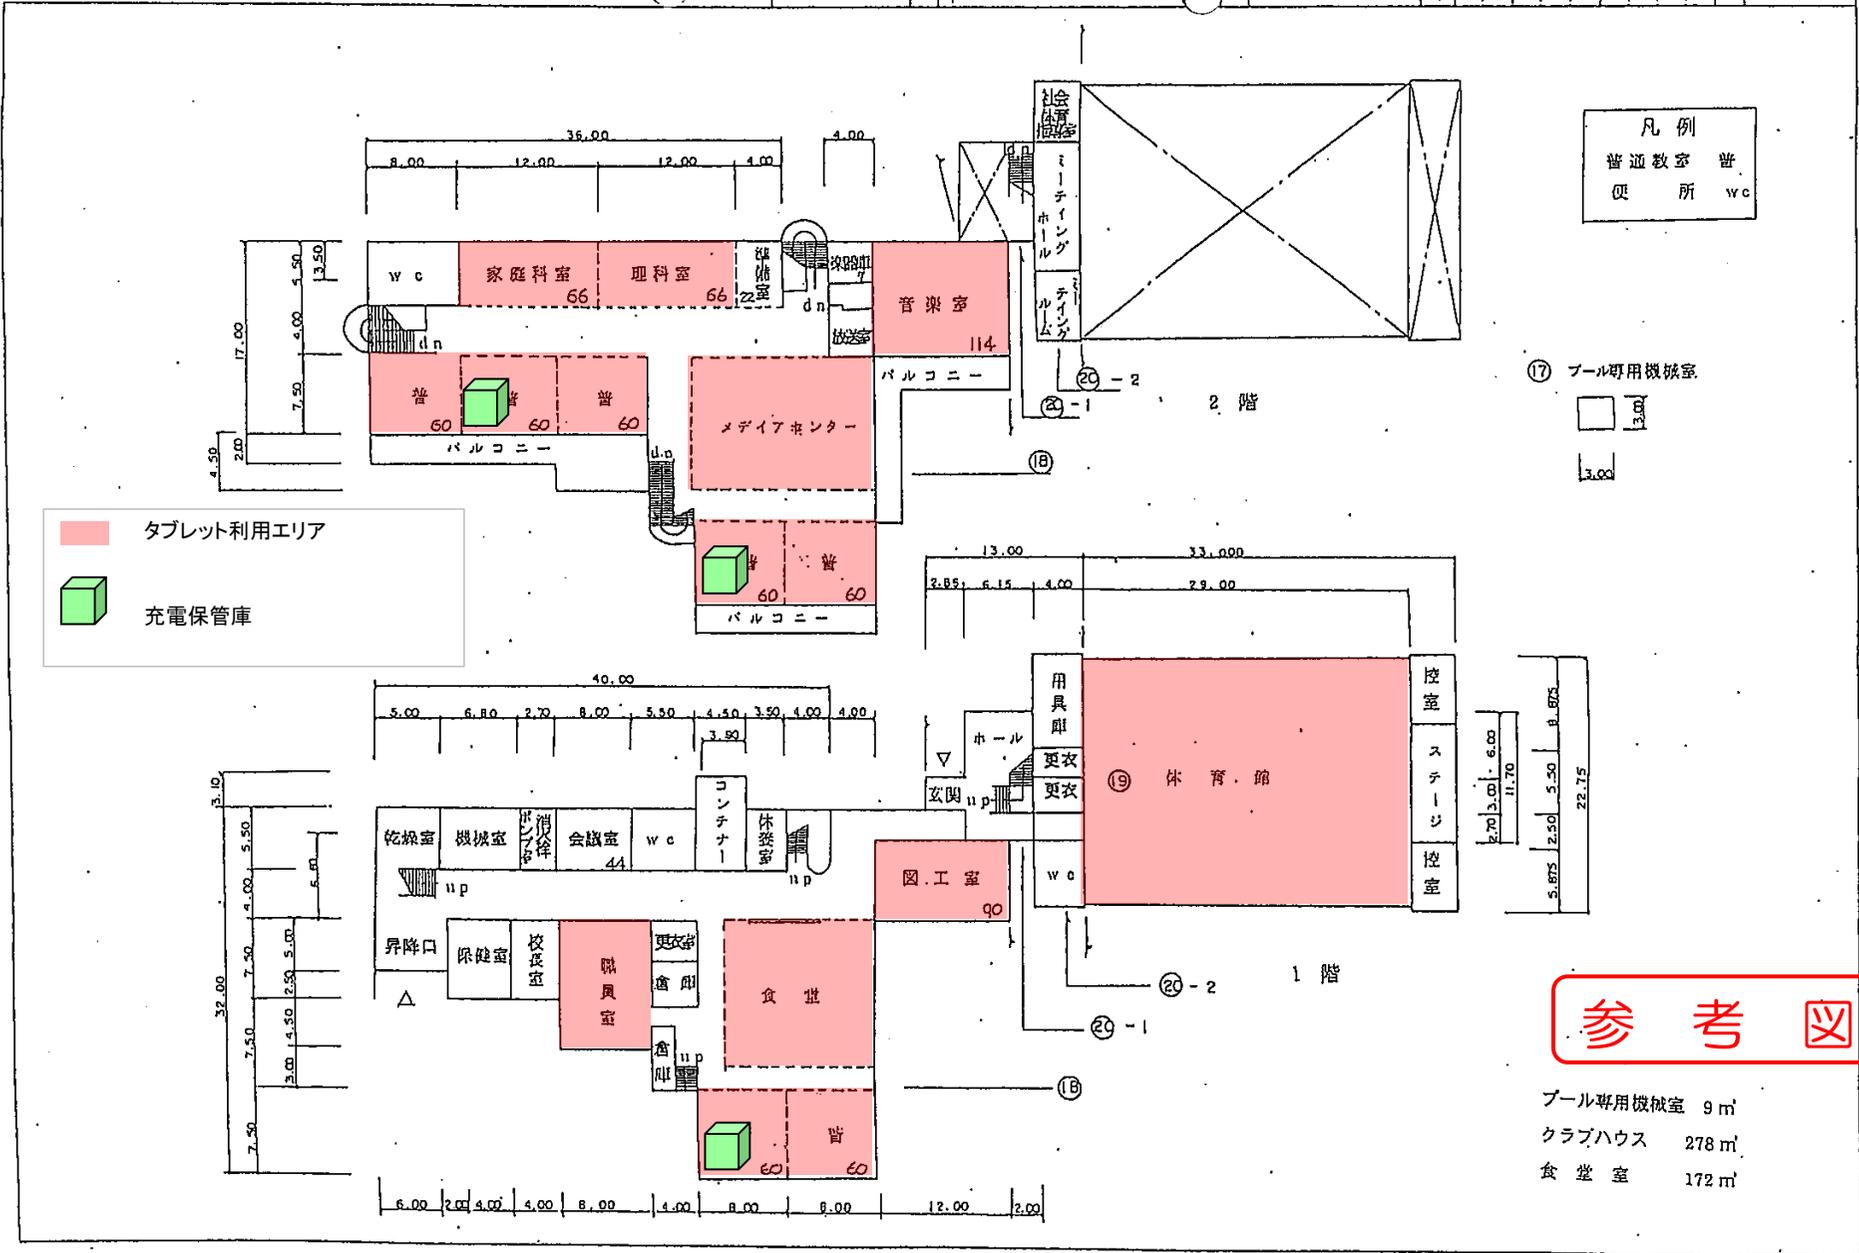

タブレット利用エリア
充電保管庫

凡例
普通教室 普
便所 wc

⑰ プール専用機械室
9m²
13m²
3.00


参考図

- プール専用機械室 9m²
- クラブハウス 278m²
- 食堂室 172m²

飯豊町GIGAスクール校内通信ネットワーク整備業務 配置図 【学校名:飯豊中学校】

令和 2 年度

施設の配置図	縮尺	1/2000	(R4)	飯豊中学校	調査番号	064034018	監理番号	0604
--------	----	--------	------	-------	------	-----------	------	------

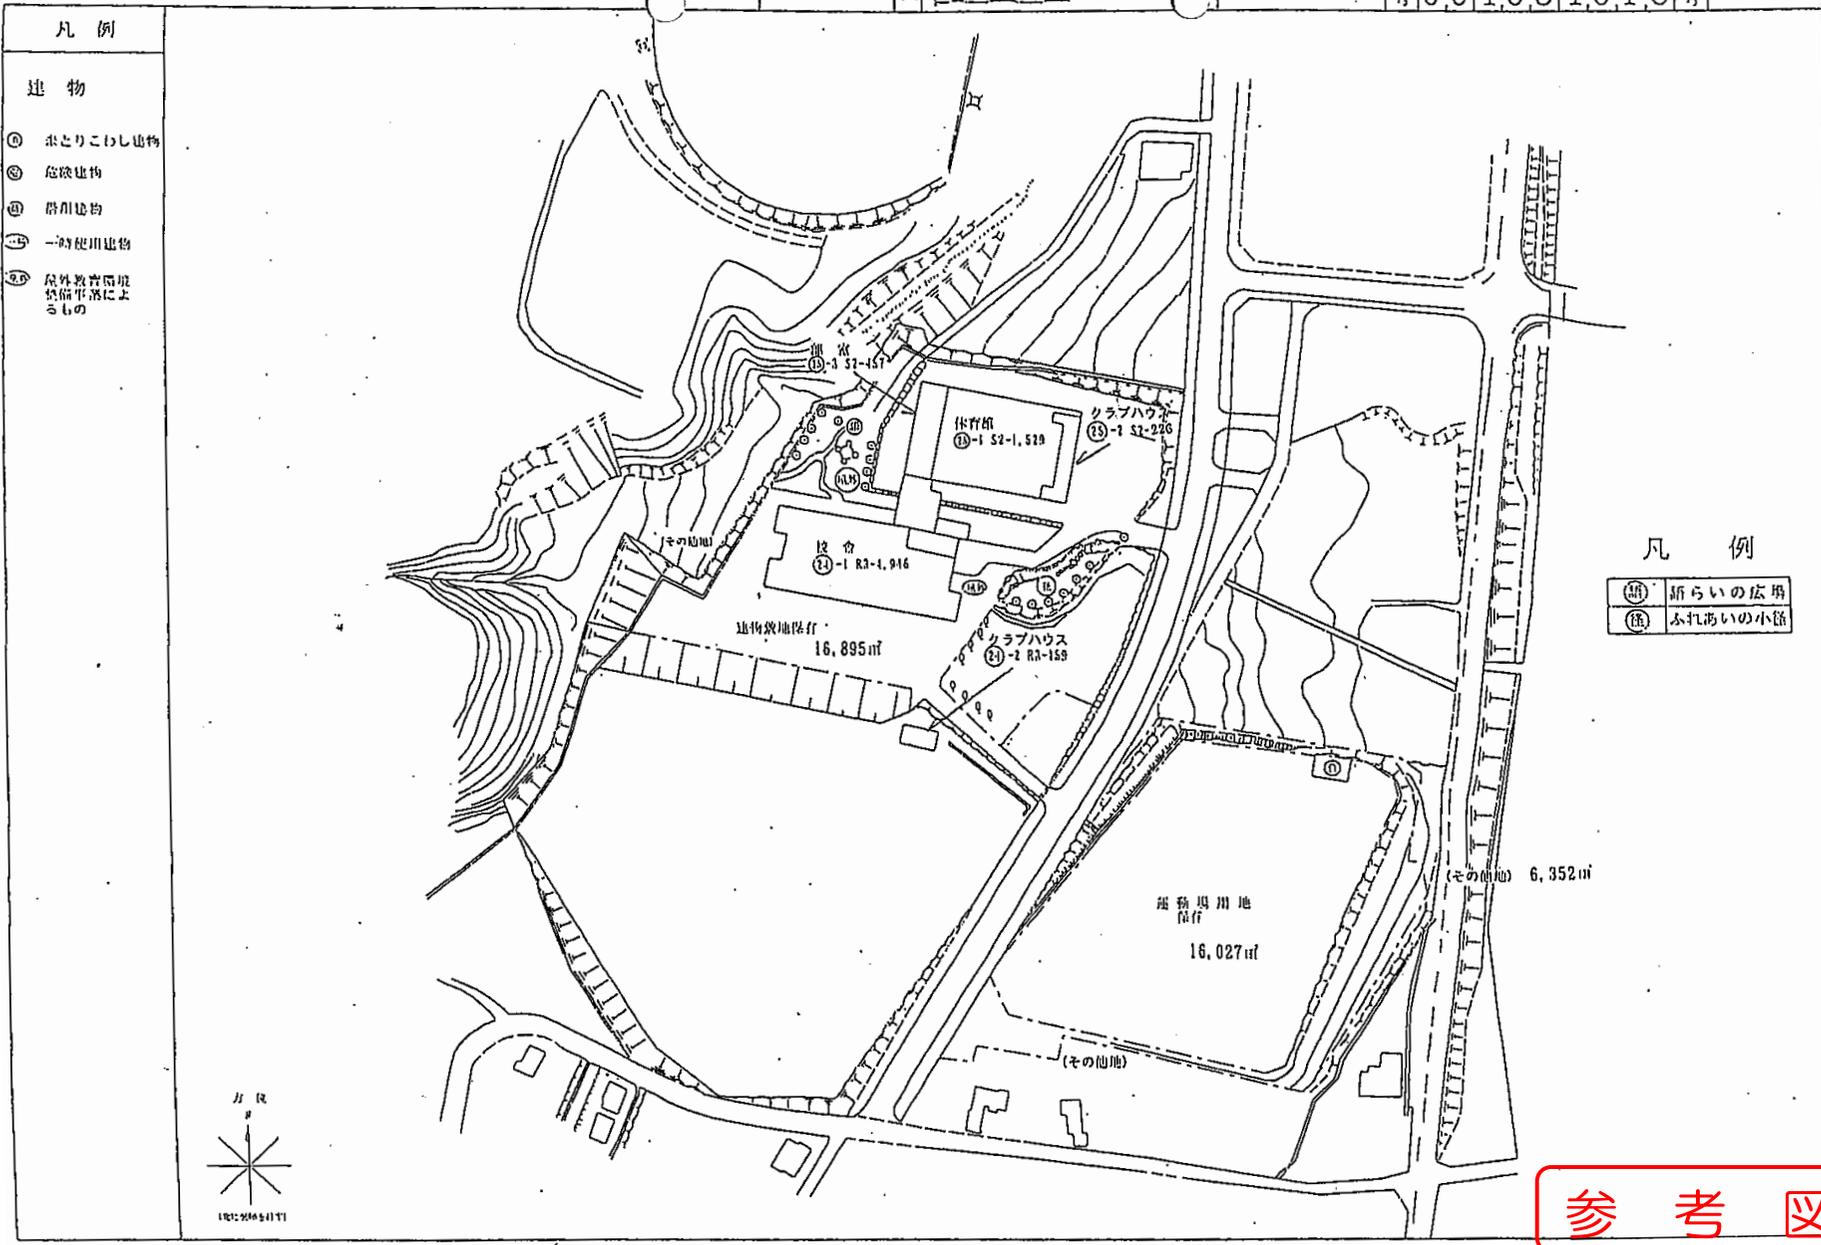


参考図

飯豊町GIGAスクール校内通信ネットワーク整備業務 平面図 【学校名:飯豊中学校】NO.2

令和 2 年度

平面図	縮尺	1/500 (B4)	飯豊中学校	調査番号	064034018	整理番号	0604
-----	----	------------	-------	------	-----------	------	------

タブレット利用エリア
 充電保管庫

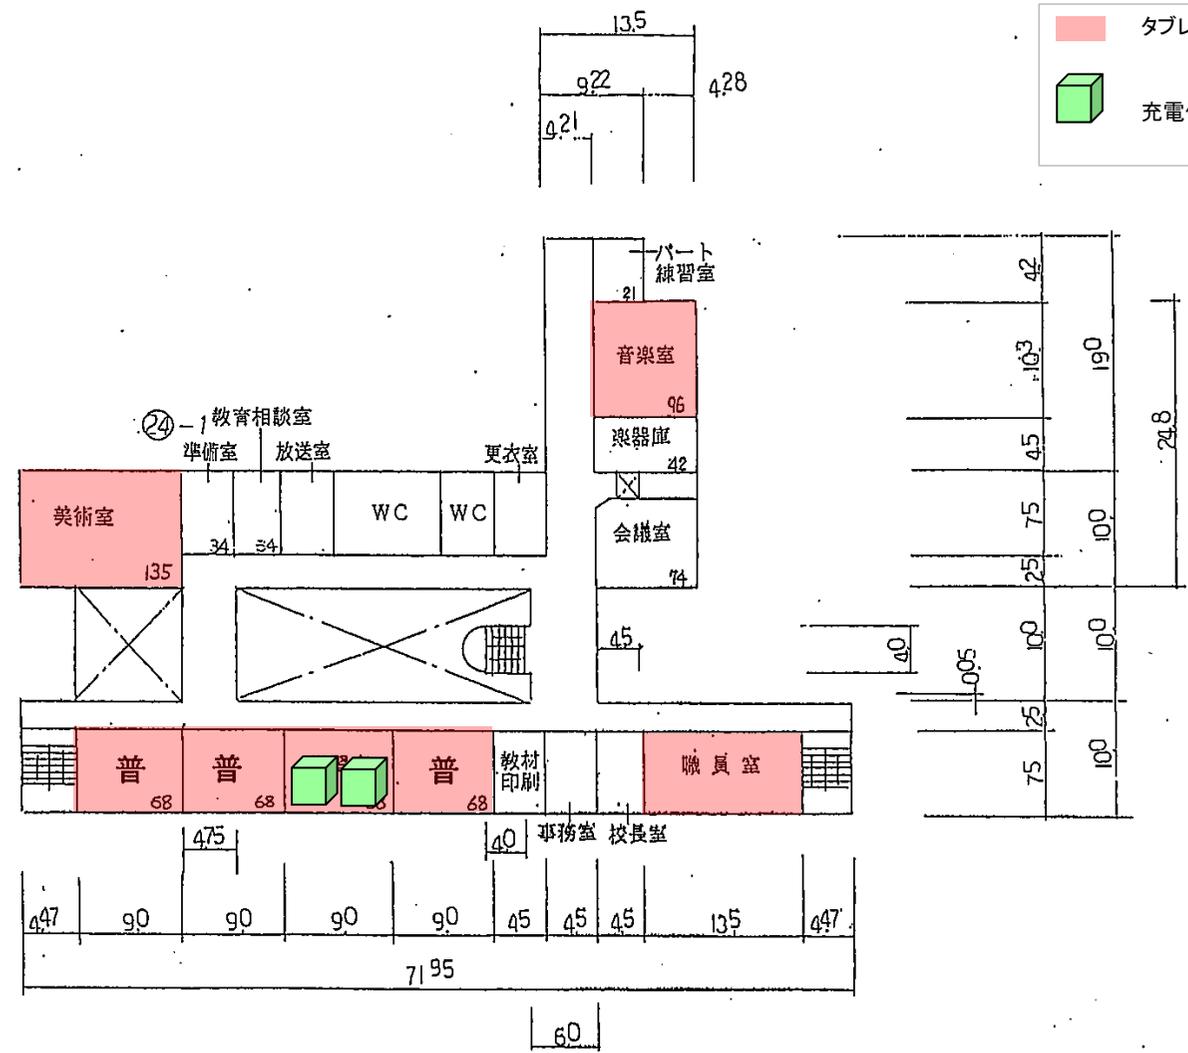


参 考 図

飯豊町GIGAスクール校内通信ネットワーク整備業務 平面図 【学校名:飯豊中学校】NO.3

令和 2 年度

平面図	縮尺	1/500 (B4)	飯豊中学校	創立番号	064034018	校址番号	0604
-----	----	------------	-------	------	-----------	------	------

タブレット利用エリア
 充電保管庫

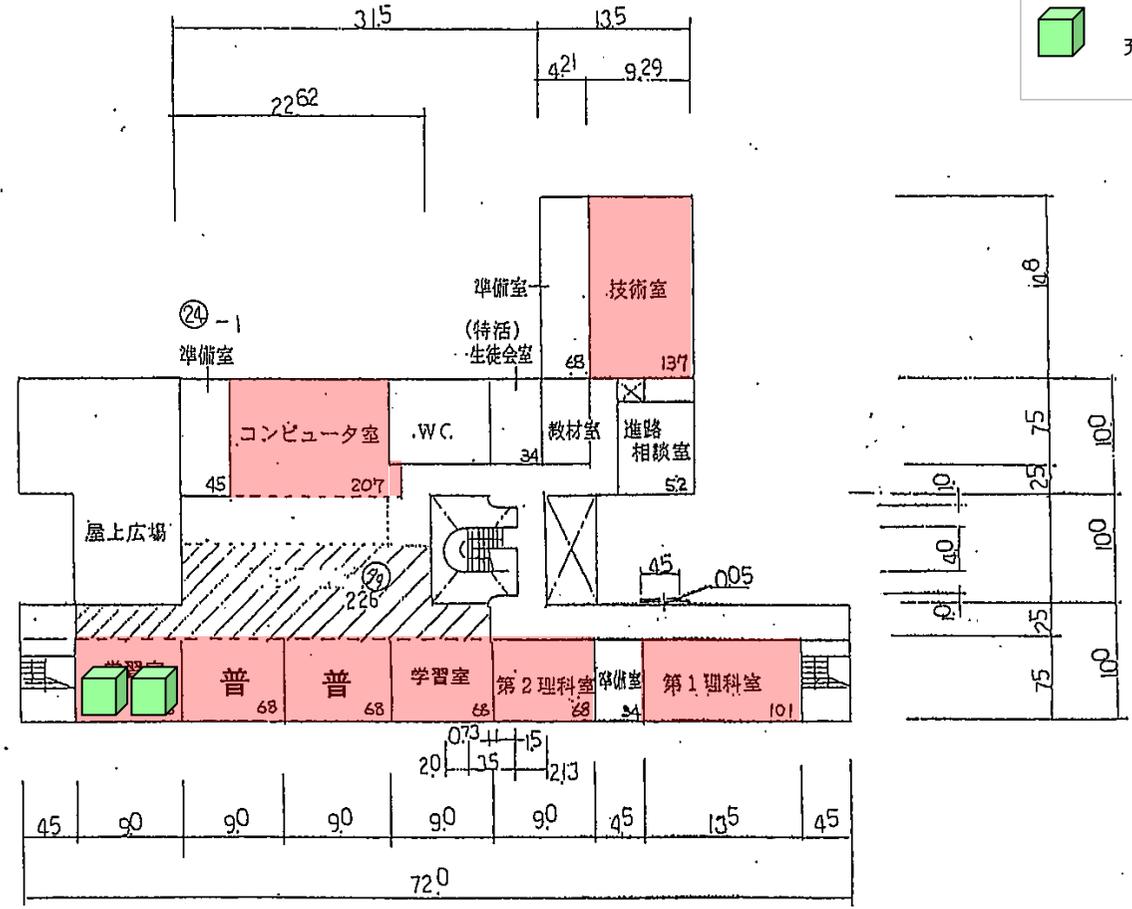


3 階

参考図

飯豊町GIGAスクール校内通信ネットワーク整備業務 平面図 【学校名:飯豊中学校】NO.4


令和 2 年度

 平面図



飯豊中学校

調査番号	064034018	校種	0604
------	-----------	----	------

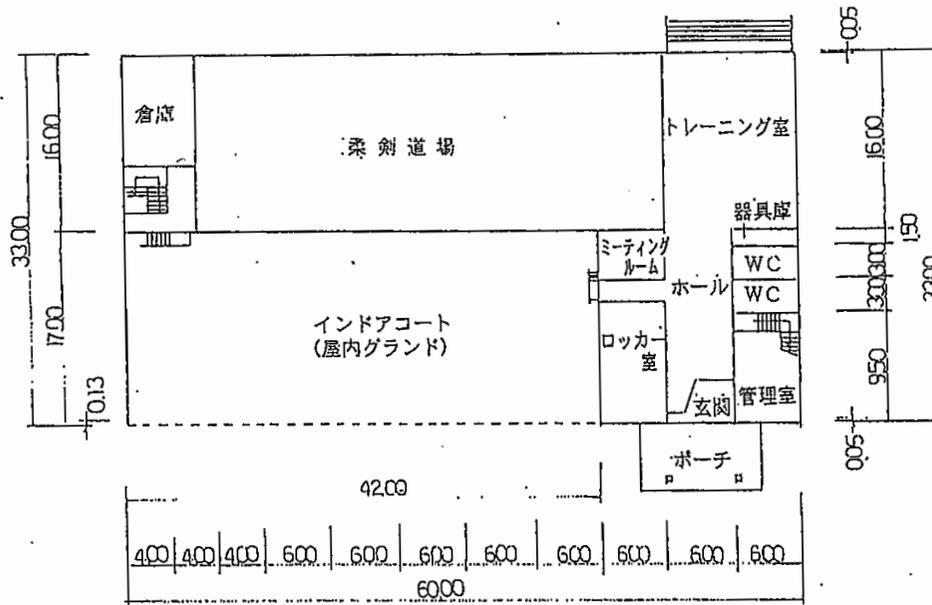

1階 スポーツセンター 平面図


参考図

飯豊町GIGAスクール校内通信ネットワーク整備業務 平面図 【学校名:飯豊中学校】NO.5

令和 2 年度

平面図	縮尺	1/500 (B4)	飯豊中学校	測量番号	064034018	測量年度	0604
-----	----	------------	-------	------	-----------	------	------

タブレット利用エリア
 充電保管庫

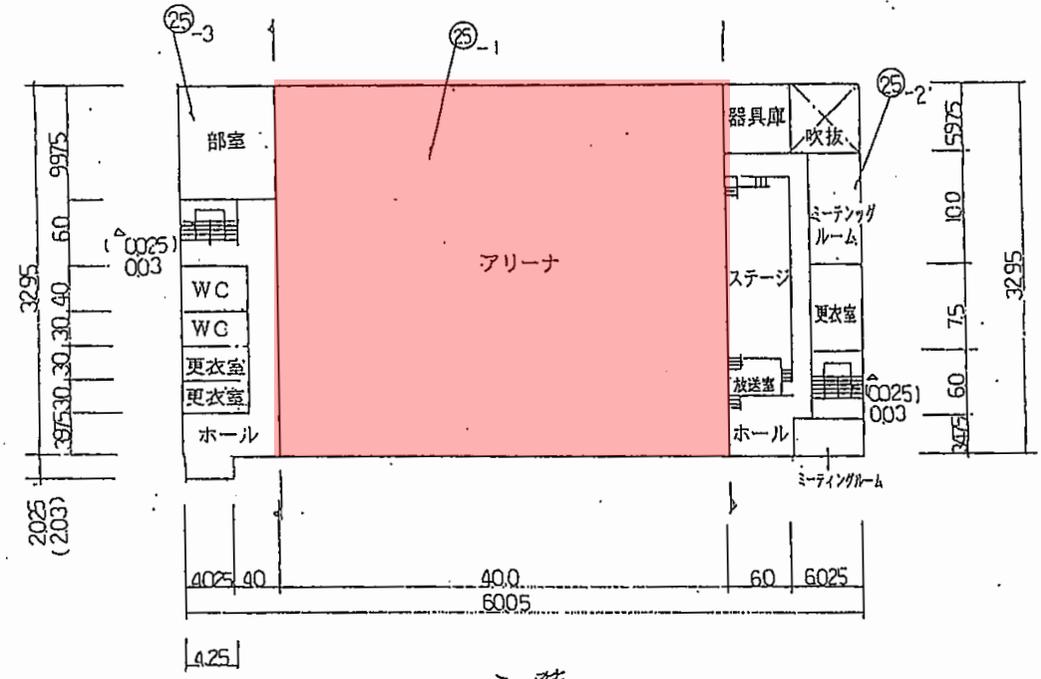


参 考 図

飯豊町GIGAスクール校内通信ネットワーク整備業務 平面図 【学校名:飯豊中学校】NO.6

令和 2 年度

平面図	縮尺	1/500 (B4)	飯豊中学校	別荘番号	064034018	校舎番号	0604
				棟号		階	

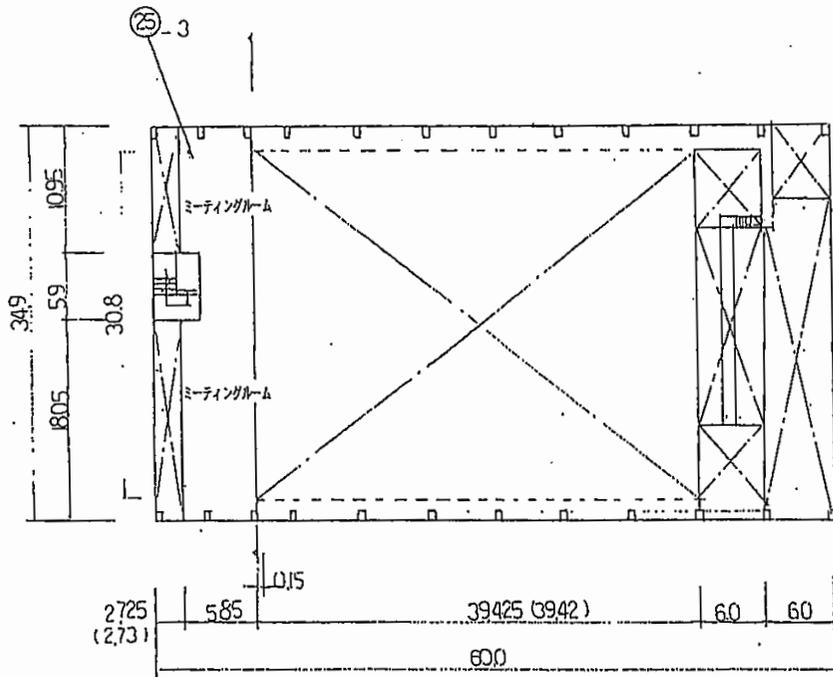

3 階

参考図